


 


**Planimetria**  
**Particolare del piazzale della sagra**  
 (Piazzale S. Antonio)  
 Scala 1:250

**Legenda**

-  Interruttore Antincendio
-  Estintore
-  1 Piantana per un riflettore
-  2 Piantana per due riflettori
-  4 Piantana per quattro riflettori

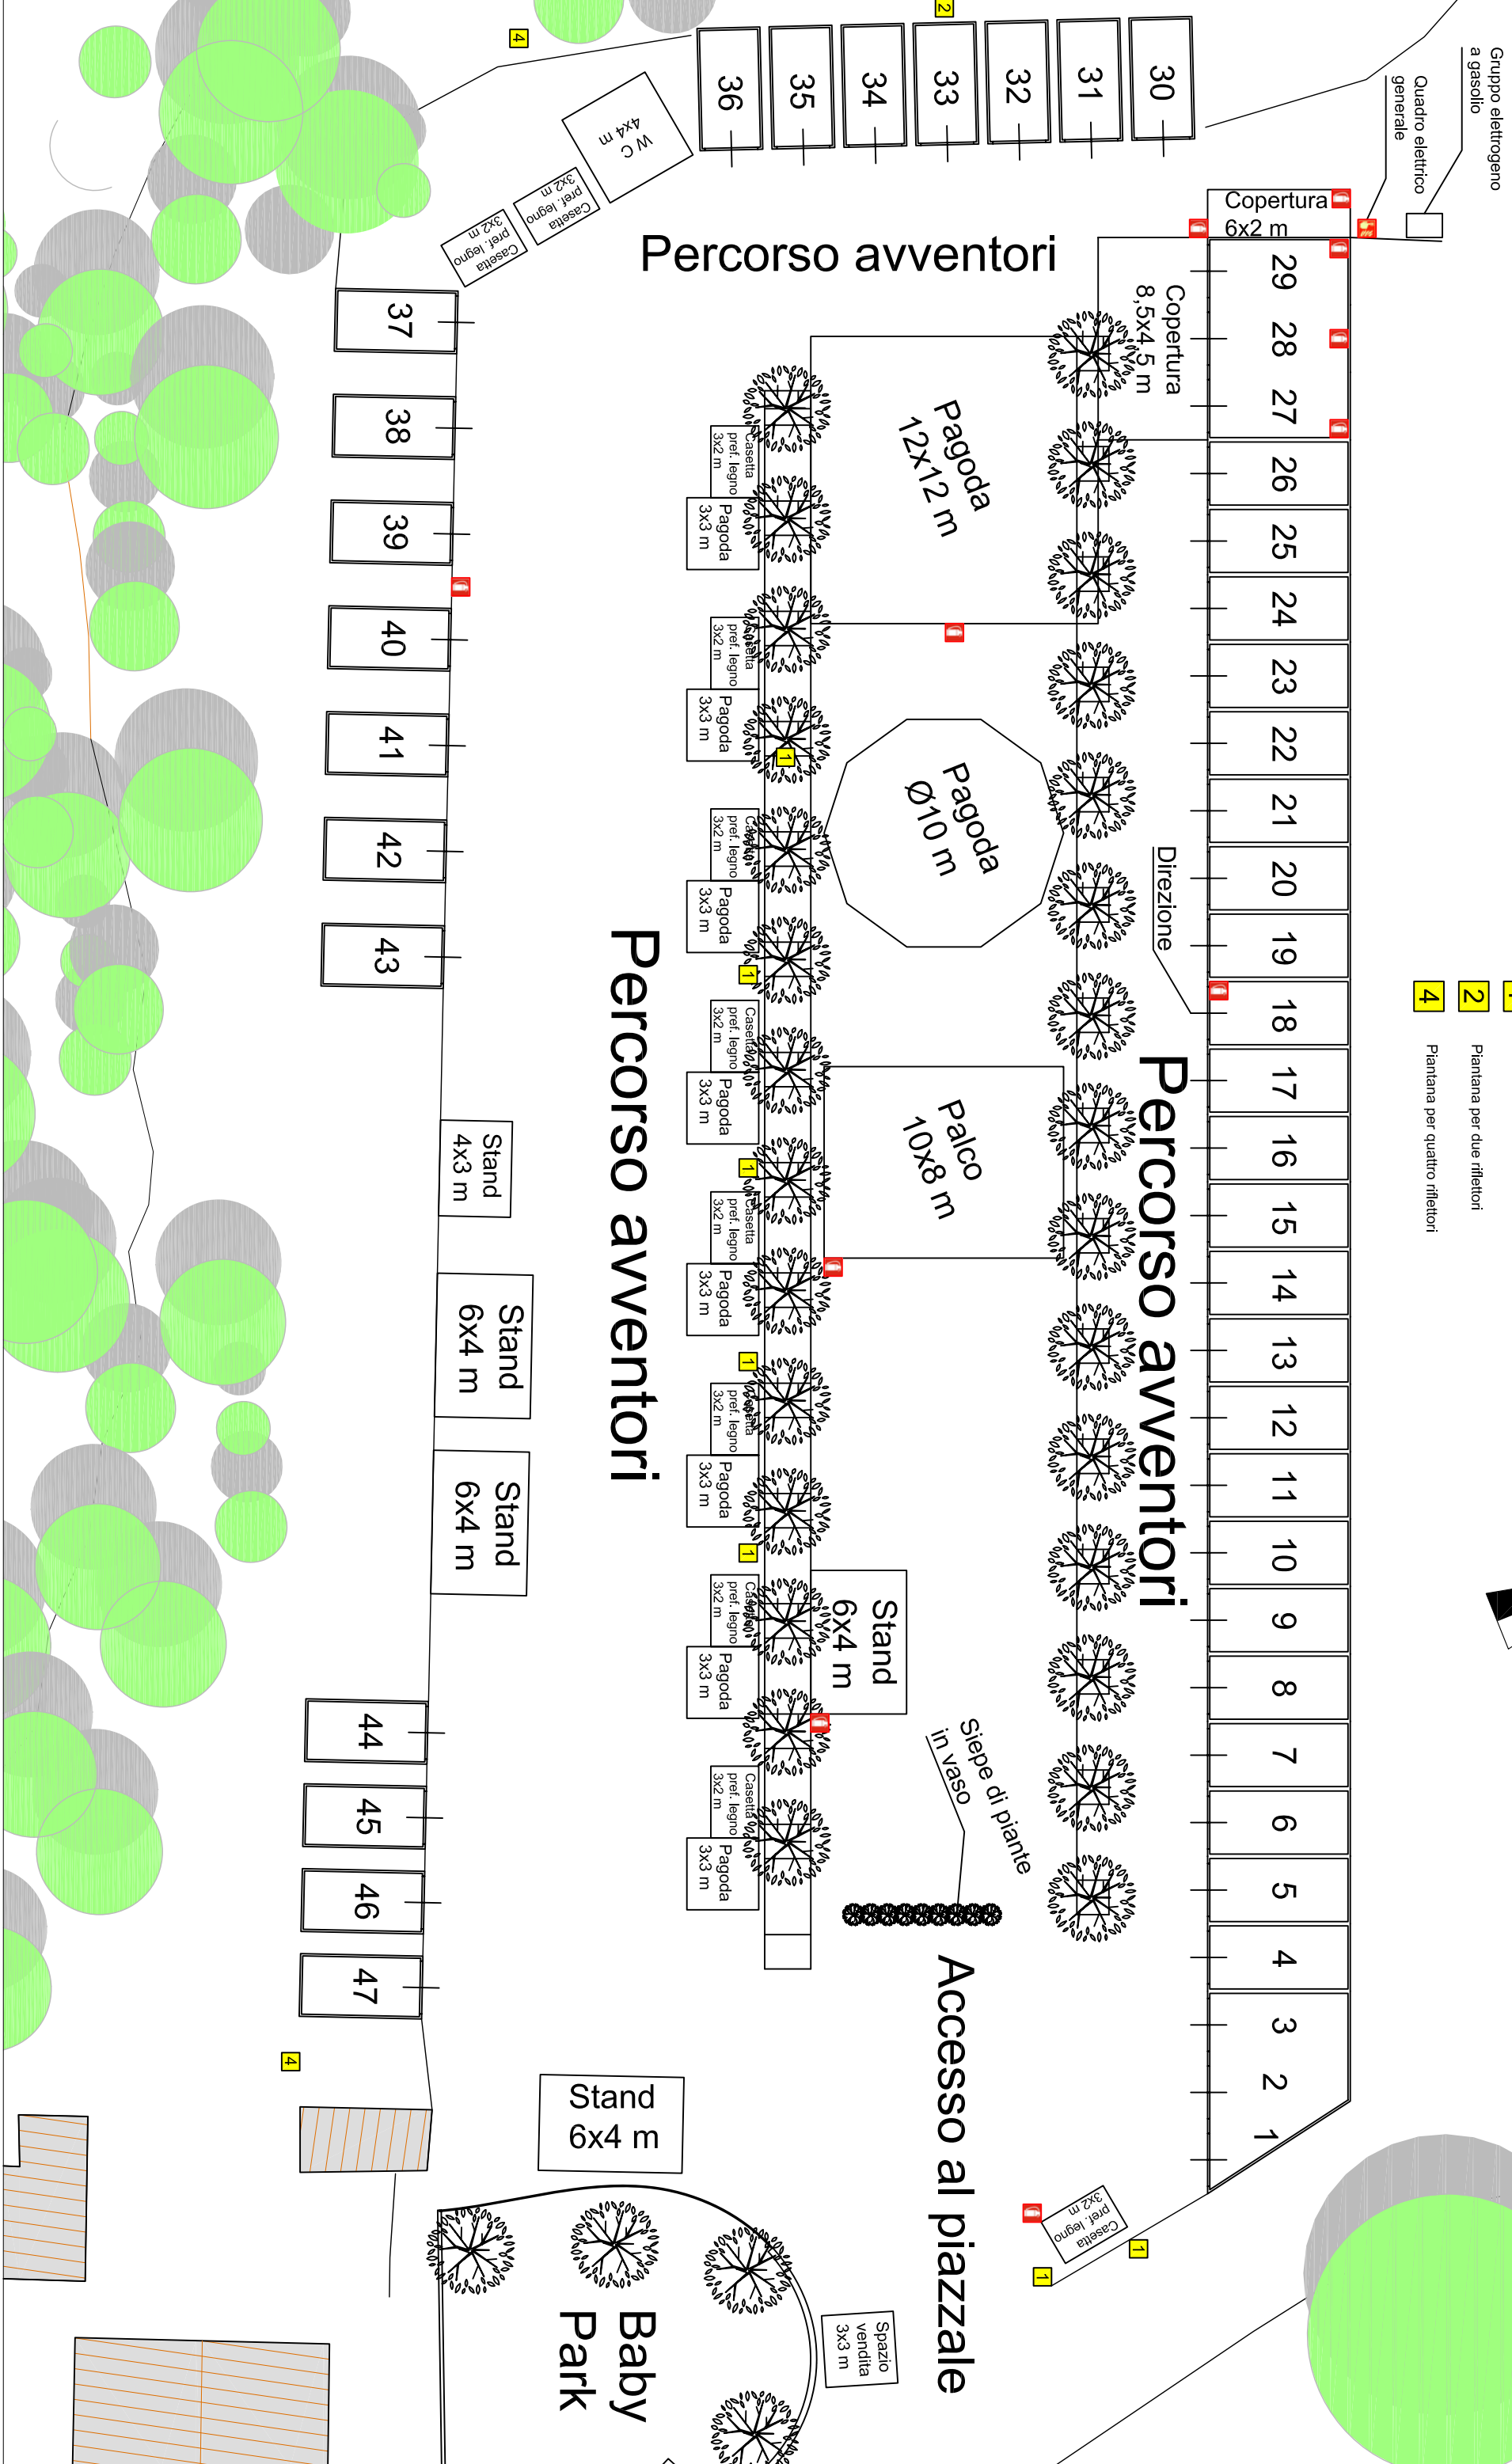

**Percorso avventori**

**Percorso avventori**

**Percorso avventori**

**Accesso al piazzale**

Stand 6x4 m

Stand 4x3 m

Stand 6x4 m

Stand 6x4 m

Spazio vendita 3x3 m

**Baby Park**

Stand 6x4 m

Palco 10x8 m

Pagoda 12x12 m

Pagoda Ø10 m

Copertura 6x2 m

Copertura 8,5x4 5 m

W.C 4x4 m

Casella pref. legno 3x2 m

Casella pref. legno 3x2 m

37

38

39

40

41

42

43

44

45

46

47

29

28

27

26

25

24

23

22

21

20

19

18

17

16

15

14

13

12

11

10

9

8

7

6

5

4

3

2

1

Direzione

Gruppo elettrogeno a gasolio

Quadro elettrico generale

Slepe di piante in vaso

**Percorso avventori**

**Percorso avventori**

**Percorso avventori**

**Accesso al piazzale**

Stand 6x4 m

Stand 4x3 m

Stand 6x4 m

Stand 6x4 m

Spazio vendita 3x3 m

**Baby Park**

Stand 6x4 m

Palco 10x8 m

Pagoda 12x12 m

Pagoda Ø10 m

Copertura 6x2 m

Copertura 8,5x4 5 m

W.C 4x4 m

Casella pref. legno 3x2 m

Casella pref. legno 3x2 m

37

38

39

40

41

42

43

44

45

46

47

29

28

27

26

25

24

23

22

21

20

19

18

17

16

15

14

13

12

11

10

9

8

7

6

5

4

3

2

1

Direzione

Gruppo elettrogeno a gasolio

Quadro elettrico generale

Slepe di piante in vaso

**Percorso avventori**

**Percorso avventori**

**Percorso avventori**

**Accesso al piazzale**

Stand 6x4 m

Stand 4x3 m

Stand 6x4 m

Stand 6x4 m

Spazio vendita 3x3 m

**Baby Park**

Stand 6x4 m

Palco 10x8 m

Pagoda 12x12 m

Pagoda Ø10 m

Copertura 6x2 m

Copertura 8,5x4 5 m

W.C 4x4 m

Casella pref. legno 3x2 m

Casella pref. legno 3x2 m

37

38

39

40

41

42

43

44

45

46

47

29

28

27

26

25

24

23

22

21

20

19

18

17

16

15

14

13

12

11

10

9

8

7

6

5

4

3

2

1

Direzione

Gruppo elettrogeno a gasolio

Quadro elettrico generale

Slepe di piante in vaso

**Percorso avventori**

**Percorso avventori**

**Percorso avventori**

**Accesso al piazzale**

Stand 6x4 m

Stand 4x3 m

Stand 6x4 m

Stand 6x4 m

Spazio vendita 3x3 m

**Baby Park**

Stand 6x4 m

Palco 10x8 m

Pagoda 12x12 m

Pagoda Ø10 m

Copertura 6x2 m

Copertura 8,5x4 5 m

W.C 4x4 m

Casella pref. legno 3x2 m

Casella pref. legno 3x2 m

37

38

39

40

41

42

43

44

45

46

47

29

28

27

26

25

24

23

22

21

20

19

18

17

16

15

14

13

12

11

10

9

8

7

6

5

4

3

2

1

Direzione

Gruppo elettrogeno a gasolio

Quadro elettrico generale

Slepe di piante in vaso

**Percorso avventori**

**Percorso avventori**

**Percorso avventori**

**Accesso al piazzale**

Stand 6x4 m

Stand 4x3 m

Stand 6x4 m

Stand 6x4 m

Spazio vendita 3x3 m

**Baby Park**

Stand 6x4 m

Palco 10x8 m

Pagoda 12x12 m

Pagoda Ø10 m

Copertura 6x2 m

Copertura 8,5x4 5 m

W.C 4x4 m

Casella pref. legno 3x2 m

Casella pref. legno 3x2 m

37

38

39

40

41

42

43

44

45

46

47

29

28